

LEGENDA


SIMBOLI	DESCRIZIONE	SIMBOLI	DESCRIZIONE
IMPIANTO ELETTRICO			
■	PLAFONIERA CON TUBI FLUORESCENTI DA ... W	■	RIVELATORE UFFICIO DI FUO
■	PLAFONIERA CON TUBI FLUORESCENTI DA ... W	■	RIVELATORE TERMICO
■	PLAFONIERA CON TUBI FLUORESCENTI DA ... W	■	RIVELATORE DI GAS
●	PUNTO LUCE A SOFFitto	○	RIVELATORE DI FUO
●	PUNTO LUCE A PARETE	●	RIVELATORE DI FUO CONTROSOFFitto
●	PIRETTA AD INGRESSO	■	SENZORIA ANTINCENDIO
●	LUCE SU PALO ESTERNA	■	ESTINTORE CO2
○	INTERRUTTORE UNIPolare	■	ESTINTORE A PELVORE
●	INTERRUTTORE A TRAMPO	■	INTERRUTTORE CARILLAU
●	PRESA INTERIESSATA	■	ATTACCO AUTOPOMPA V.V.E.F.
■	MESSA A TERRA	■	MAGNA
■	INTERRUTTORE TRICHO	○	IBRANTE
■	GRAMPO ELETTRICO GENERALE	■	PORTA TAGLIAPOLICE
■	PRESA BIPOLARE	■	PORTA TAGLIAPOLICE CON MAGNETI
●	MESSA A TERRA	■	PORTA ANTIPANICO
●	PRESA 16A	■	SENZORIA TAGLIAPOLICE
●	PULSANTE	■	ALARME ACUSTICO VISIONE ANTINCENDIO
■	UPS	■	ALARME VISIONE ANTINCENDIO
●	INTERRUTTORE MAGNETOTERMICO	■	SENZORIA PER ALLARME INCENDIO
●	PRESA DIFFUSORE DA ESTERNO	■	SENZORIA CO2/GO
●	PRESA DIFFUSORE DA ESTERNO (VIBRAZIONI)	■	INDICATORE GAS
●	PRESA PER IMPIANTO TELEFONICO	■	SPUNTELLO
●	PRESA PER TRASMISSIONE DATI	■	GRUPPO UNITA' ANTINCENDIO
●	ALIMENTAZIONE PER IMPIANTI DIFFUSORES SONORI	■	SEPARATORE DI ACCUMULO
●	ALIMENTAZIONE A CENTRALINTELLIGENTE PER IMPIANTI DIFFUSORES SONORI	■	PIRETTA
●	SCATOLA GENERALE DI ZONA IMPIANTO TELEFONICO	■	TELECAMERA
●	PRESA TV	■	SENZORIA VISIONE NOTTURNA
IMPIANTI RAFFRESCAMENTO E RISCALDAMENTO			
■	UNICA SPLIT	■	IMPIANTO SICUREZZA E CONTROLLO ACCESSI
■	FANCOIL	■	UTENSILIO
■	RADIATORE	■	LAVANZINO
■	UNITA' ESTERNA	■	VASO SOSPESO
●	VENTILATORE	■	BIDET
■	UNITA' TRATTAMENTO IDRICO	■	PIATTO DOCCIA
●	UNITA' DIFFUSORE VENTILANTE A SOFFitto	■	PENNA
■	ESTINTORE IDRICO	■	ALTOVOCI
■	ALTOVOCI	■	SERVATORE ACCUMULO
■	GRUPPO RISCALDAMENTO	■	ACCOLIERA
■	GRUPPO POMPA	■	GRUPPO UNITA'
■	TERMINATE PRESENTE	■	ILLUMINAZIONE DI SICUREZZA
■	CALDAIA E RISCALDATORE	■	PLAFONIERA USCITA DI SICUREZZA DA AUTOMA CON BATTERIA
●	SERVATORE COMBUSTIBILE	■	PLAFONIERA CON TUBI FLUORESCENTI DA ... W
●	UNICA EXPANDER	■	IMPIANTI ELEVATORI
ELEMENTI DI DIVISIONE INTERNA			
■	PARETE IN LEGNO	■	IN RIMODULAZIONE
■	PARETE ATTREZZATA, legno, ecc.	■	IN COSTRUZIONE
■	PARETE IN VETRO	■	ALTRA PROPRIETÀ/NON IN CONVENZIONE

PIANTA PIANO PRIMO


Codice Cliente: **5-179-01** Codice Edificio: **08** Piano/livello: **1:200** Numero Disegno: **3/5** Scadenza Operativa: **03**

COMUNE DI MASSA
Asilo Nido "La Giostra"
Via Ortola - Loc. Ortola e Frangola, 54100 Massa
REFERENTE: Sig. Tendola Leonardo


2007 - Convenzione CONSIP Facility Management Uffici
in uso alla Pubblica Amministrazione - Anagrafica
Tecnica

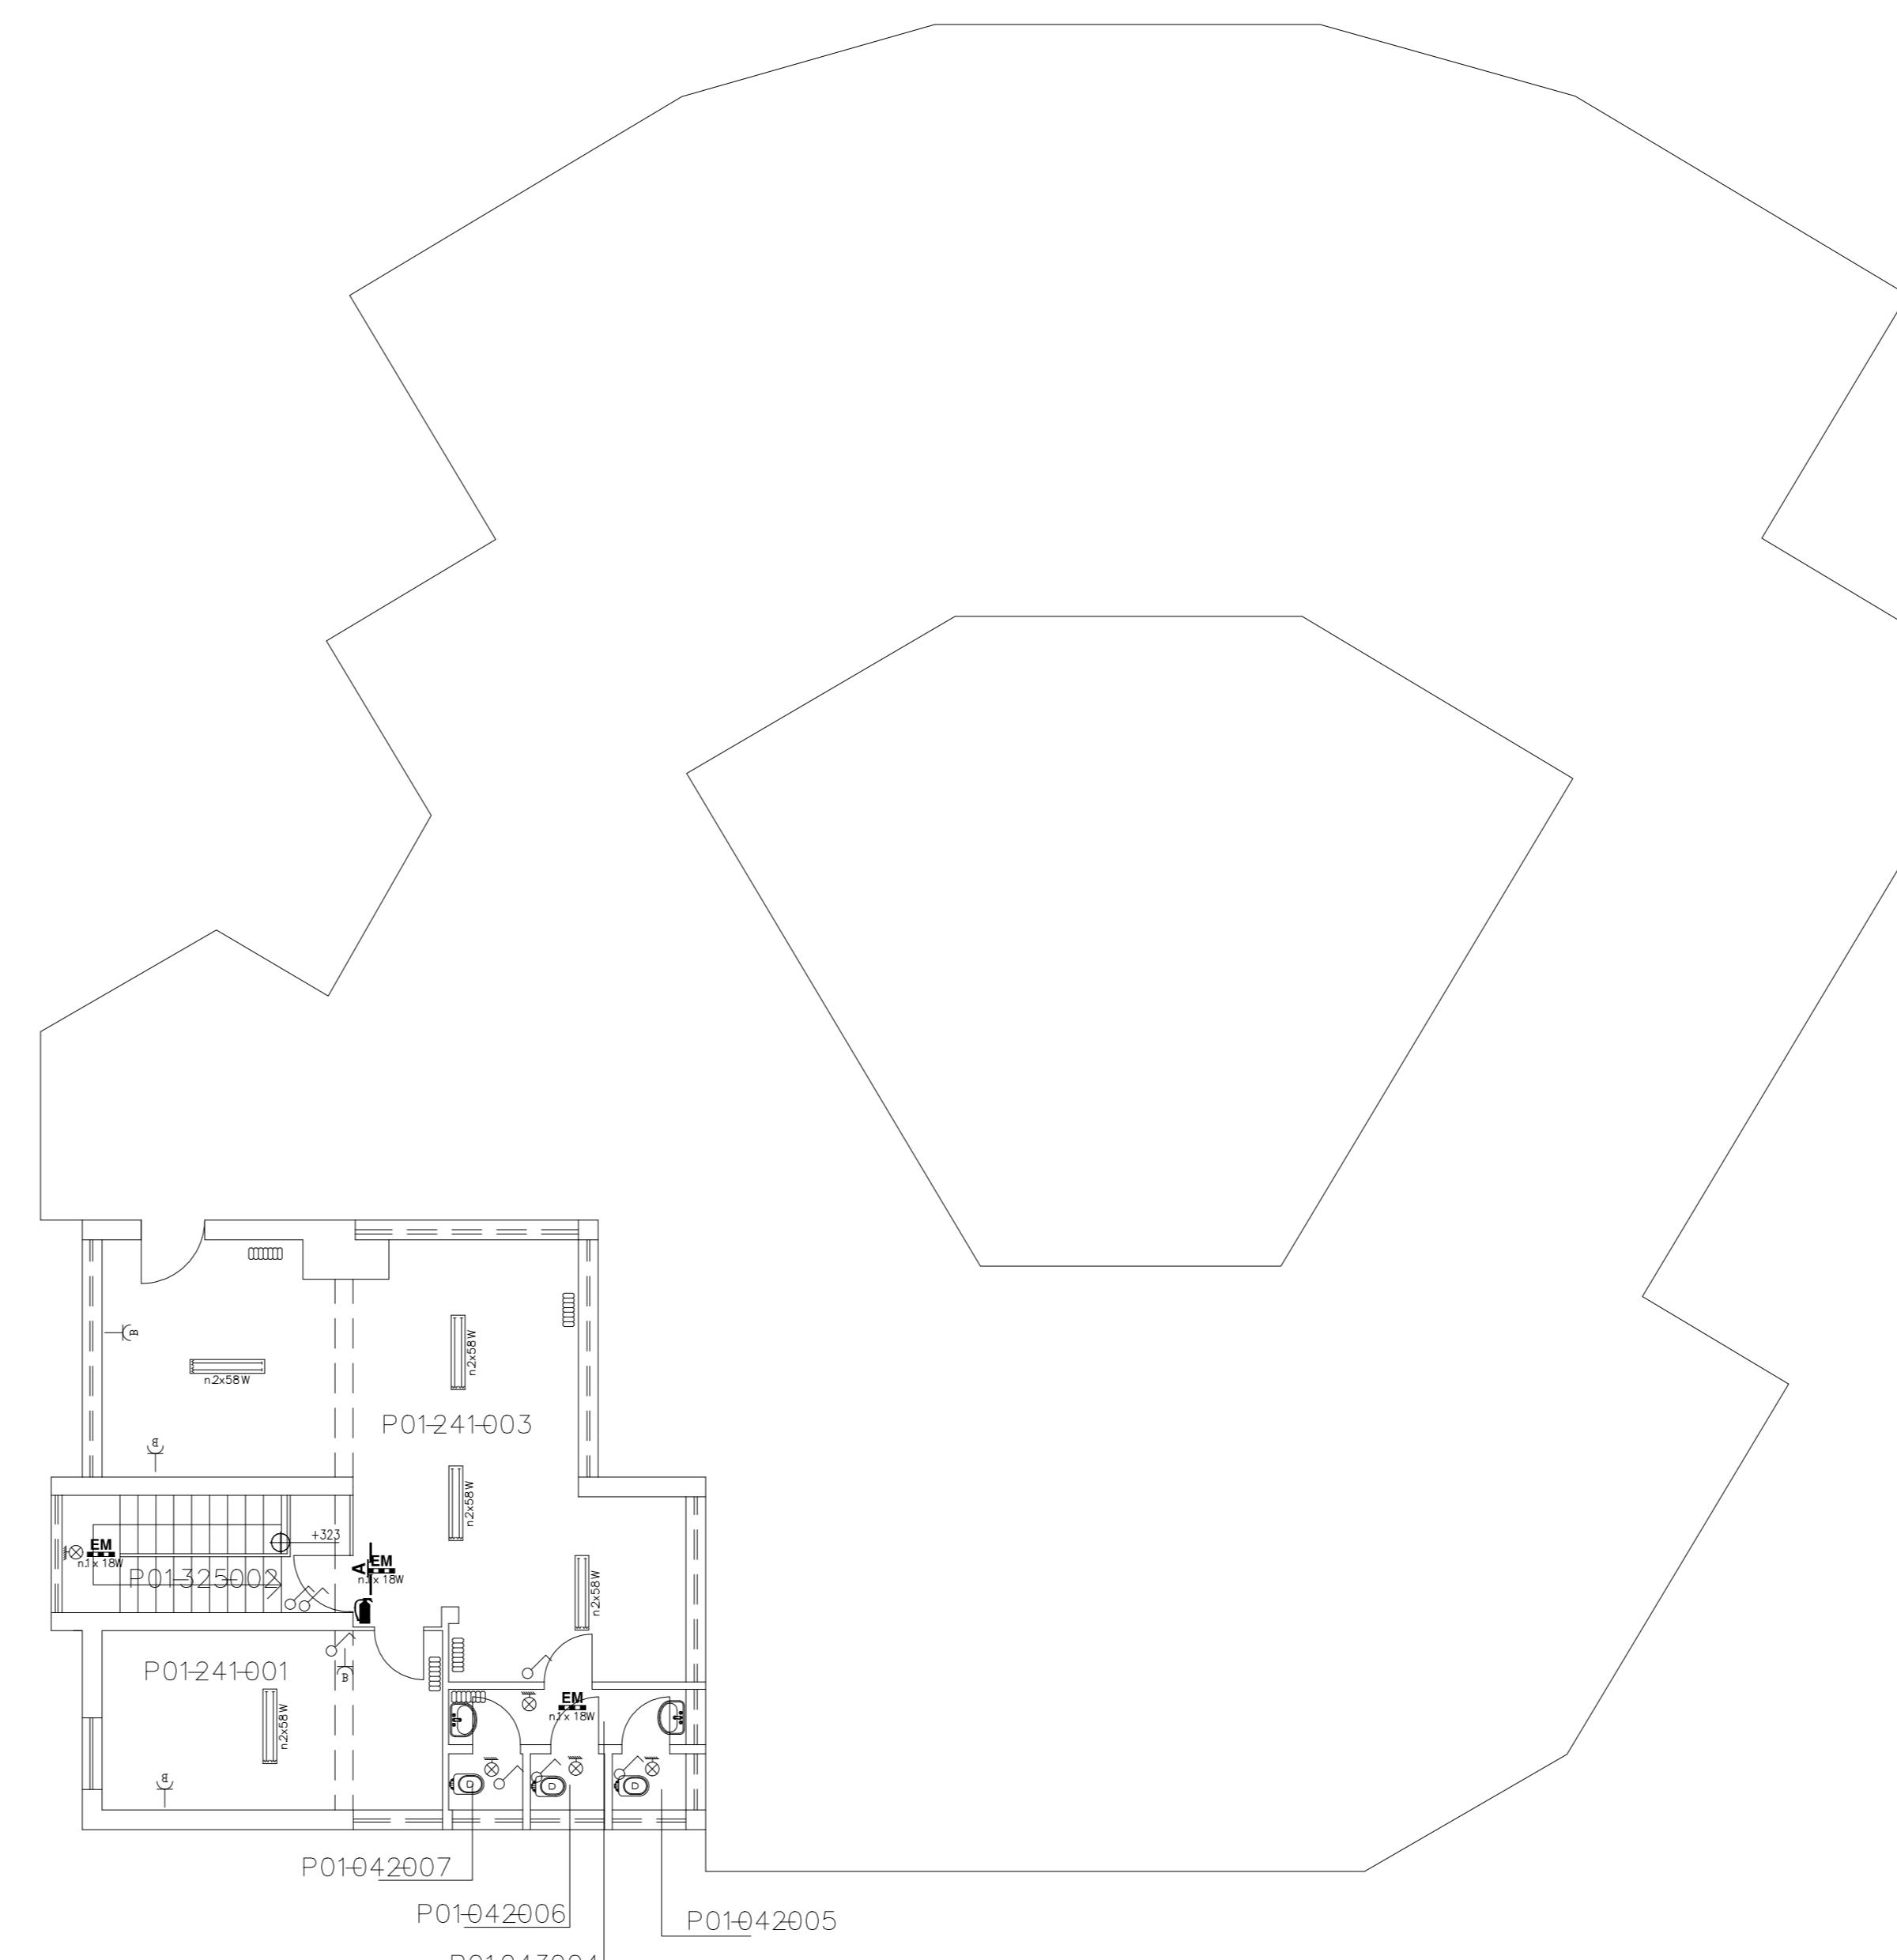

PIANTA PIANO PRIMO

 Codice Cliente: 5-179-01		Codice Edificio 08	Piano/level P01	Scala: 1:200	Numero Disegno: 3/5	Squadra Operativa: 03
		<div style="text-align: center;">  <small>\\Client\\VK8\\DAVIGITP\\CONSIP\\B_SEGRETERIA\\Logo_NFM.tif.tif</small> </div>				
Superficie linda piano: mq 100						
Superficie netta piano: mq 82,3						
Altezza piano: m 2.93						
Anagrafica attivata		Redatto da:				
1	Impianto elettrico	X	03			
2	Impianto idrico sanitario	X	Data 28.09.2009			
3	Impianto riscaldamento	X	Revisioni			
4	Impianto raffrescamento		3			
5	Impianto antincendio	X	2			
6	Impianto elevatori		1			
7	Impianto sicurezza e accessi		0	X		
8	Impianto reti					

LEGENDA				
SIMBOLI	DESCRIZIONE	SIMBOLI	DESCRIZIONE	
IMPIANTO ELETTRICO			IMPIANTO ANTINCENDIO	
	PLAFONIERA CON TUBO FLUORESCENTE DAW		RIVELATORE OTTICO DI FUMO	
	PLAFONIERA CON TUBO FLUORESCENTE DAW		RIVELATORE TERMICO	
	PLAFONIERA CON TUBO FLUORESCENTE DAW		RIVELATORE DI GAS	
	PUNTO LUCE A SOFFITTO		RIVELATORE DI FUMO	
	PUNTO LUCE A PARETE		RIVELATORE DI FUMO CONTROSOFFITTO	
	FARETTO AD INCASSO		CENTRALINA ANTINCENDIO	
	LUCE SU PALO ESTERNA		ESTINTORE CO2	
	INTERRUTTORE UNIPOLARE		ESTINTORE A POLVERE	
	PULSANTE A TIRANTE		ESTINTORE CARRELLATO	
	PRESA INTERBLOCCATA		ATTACCO AUTOPOMPA V.V.F.F.	
	MESSA A TERRA		NASPO	
	QUADRO ELETTRICO		IDRANTE	
	QUADRO ELETTRICO GENERALE		PORTA TAGLIAFUOCO	
	PRESA BIPASSO		PORTA TAGLIAFUOCO CON MAGNETE	
	PRESA SCHUKO		PORTA ANTIPANICO	
	PRESA 10A		SERRANDA TAGLIAFUOCO	
	PRESA 16A		ALLARME ACUSTICO VISIVO ANTINCENDIO	
	PULSANTE		ALLARME VISIVO ANTINCENDIO	
	UPS		PULSANTE ALLARME ANTINCENDIO	
	INTERRUTTORE MAGNETOTERMICO		SIRENA PER ALLARME INCENDIO	
	PRESA CITOTELEFONICA		BOMBOLE CO2/GAS	
	POSTO CITOFONICO DA INTERNO		UGELLO GAS	
	POSTO CITOFONICO DA ESTERNO (PORTER)		SPLINKER	
	PRESA PER IMPIANTO TELEFONICO		GRUPPO IDRICO ANTINCENDIO	
	PRESA PER TRASMISSIONE DATI		SERBATARIO DI ACCUMULO	
	ALTOPARLANTE PER IMPIANTO DIFFUSIONE SONORA	IMPIANTI SICUREZZA E CONTROLLO ACCESSI		
	ALTOPARLANTE A CONTROSOFFITTO PER IMPIANTO DIFFUSIONE SONORA		FOTOCELLULA	
	SCATOLA GENERALE DI ZONA IMPIANTO TELEFONICO		TELECAMERA	
	PRESA TV		SENSORE VOLUMETRICO	
IMPIANTO RAFFRESCAMENTO E RISCALDAMENTO			IMPIANTO IDRICO SANITARIO	
	UNITA' SPLIT		CANCELLO MOTORIZZATO	
	FANCOIL	IMPIANTO IDRICO SANITARIO		
	RADIATORE		BOILER	
	UNITA' ESTERNA		LAVANDINO	
	VENTILATORE		VASO IGENICO	
	UNITA' TRATTAMENTO ARIA		BIDET	
	UNITA' TERMOVENTILANTE A SOFFITTO		PIATTO DOCCIA	
	ESTRATTORE ARIA		POMPA	
	AEROTERMA		AUTOCLOAVE	
	GRUPPO FRIGORIFERO		SERBATARIO ACCUMULO	
	CALDAIA MURALE		ADDOLCITORE	
	TERMOSTATO AMBIENTE	ILLUMINAZIONE DI SICUREZZA		
	CALDAIA E BRUCIATORE		PLAFONIERA USCITA DI SICUREZZA S.A. AUTONOMA CON BATTERIA	
	SERBATARIO COMBUSTIBILE		PLAFONIERA CON TUBO FLUORESCENTE DAW	
	VASO ESPANSIONE	IMPIANTI ELEVATORI		
			ASCENSORE - MONTACARICHI	
ELEMENTI DI DIVISIONE INTERNA				
	PARETI IN MURATURA		IN DEMOLIZIONE	
	PARETE ATTREZZATA, legno, ecc.		IN COSTRUZIONE	
	PARETE IN VETRO		ALTRA PROPRIETA'/NON IN CONVENZIONE	

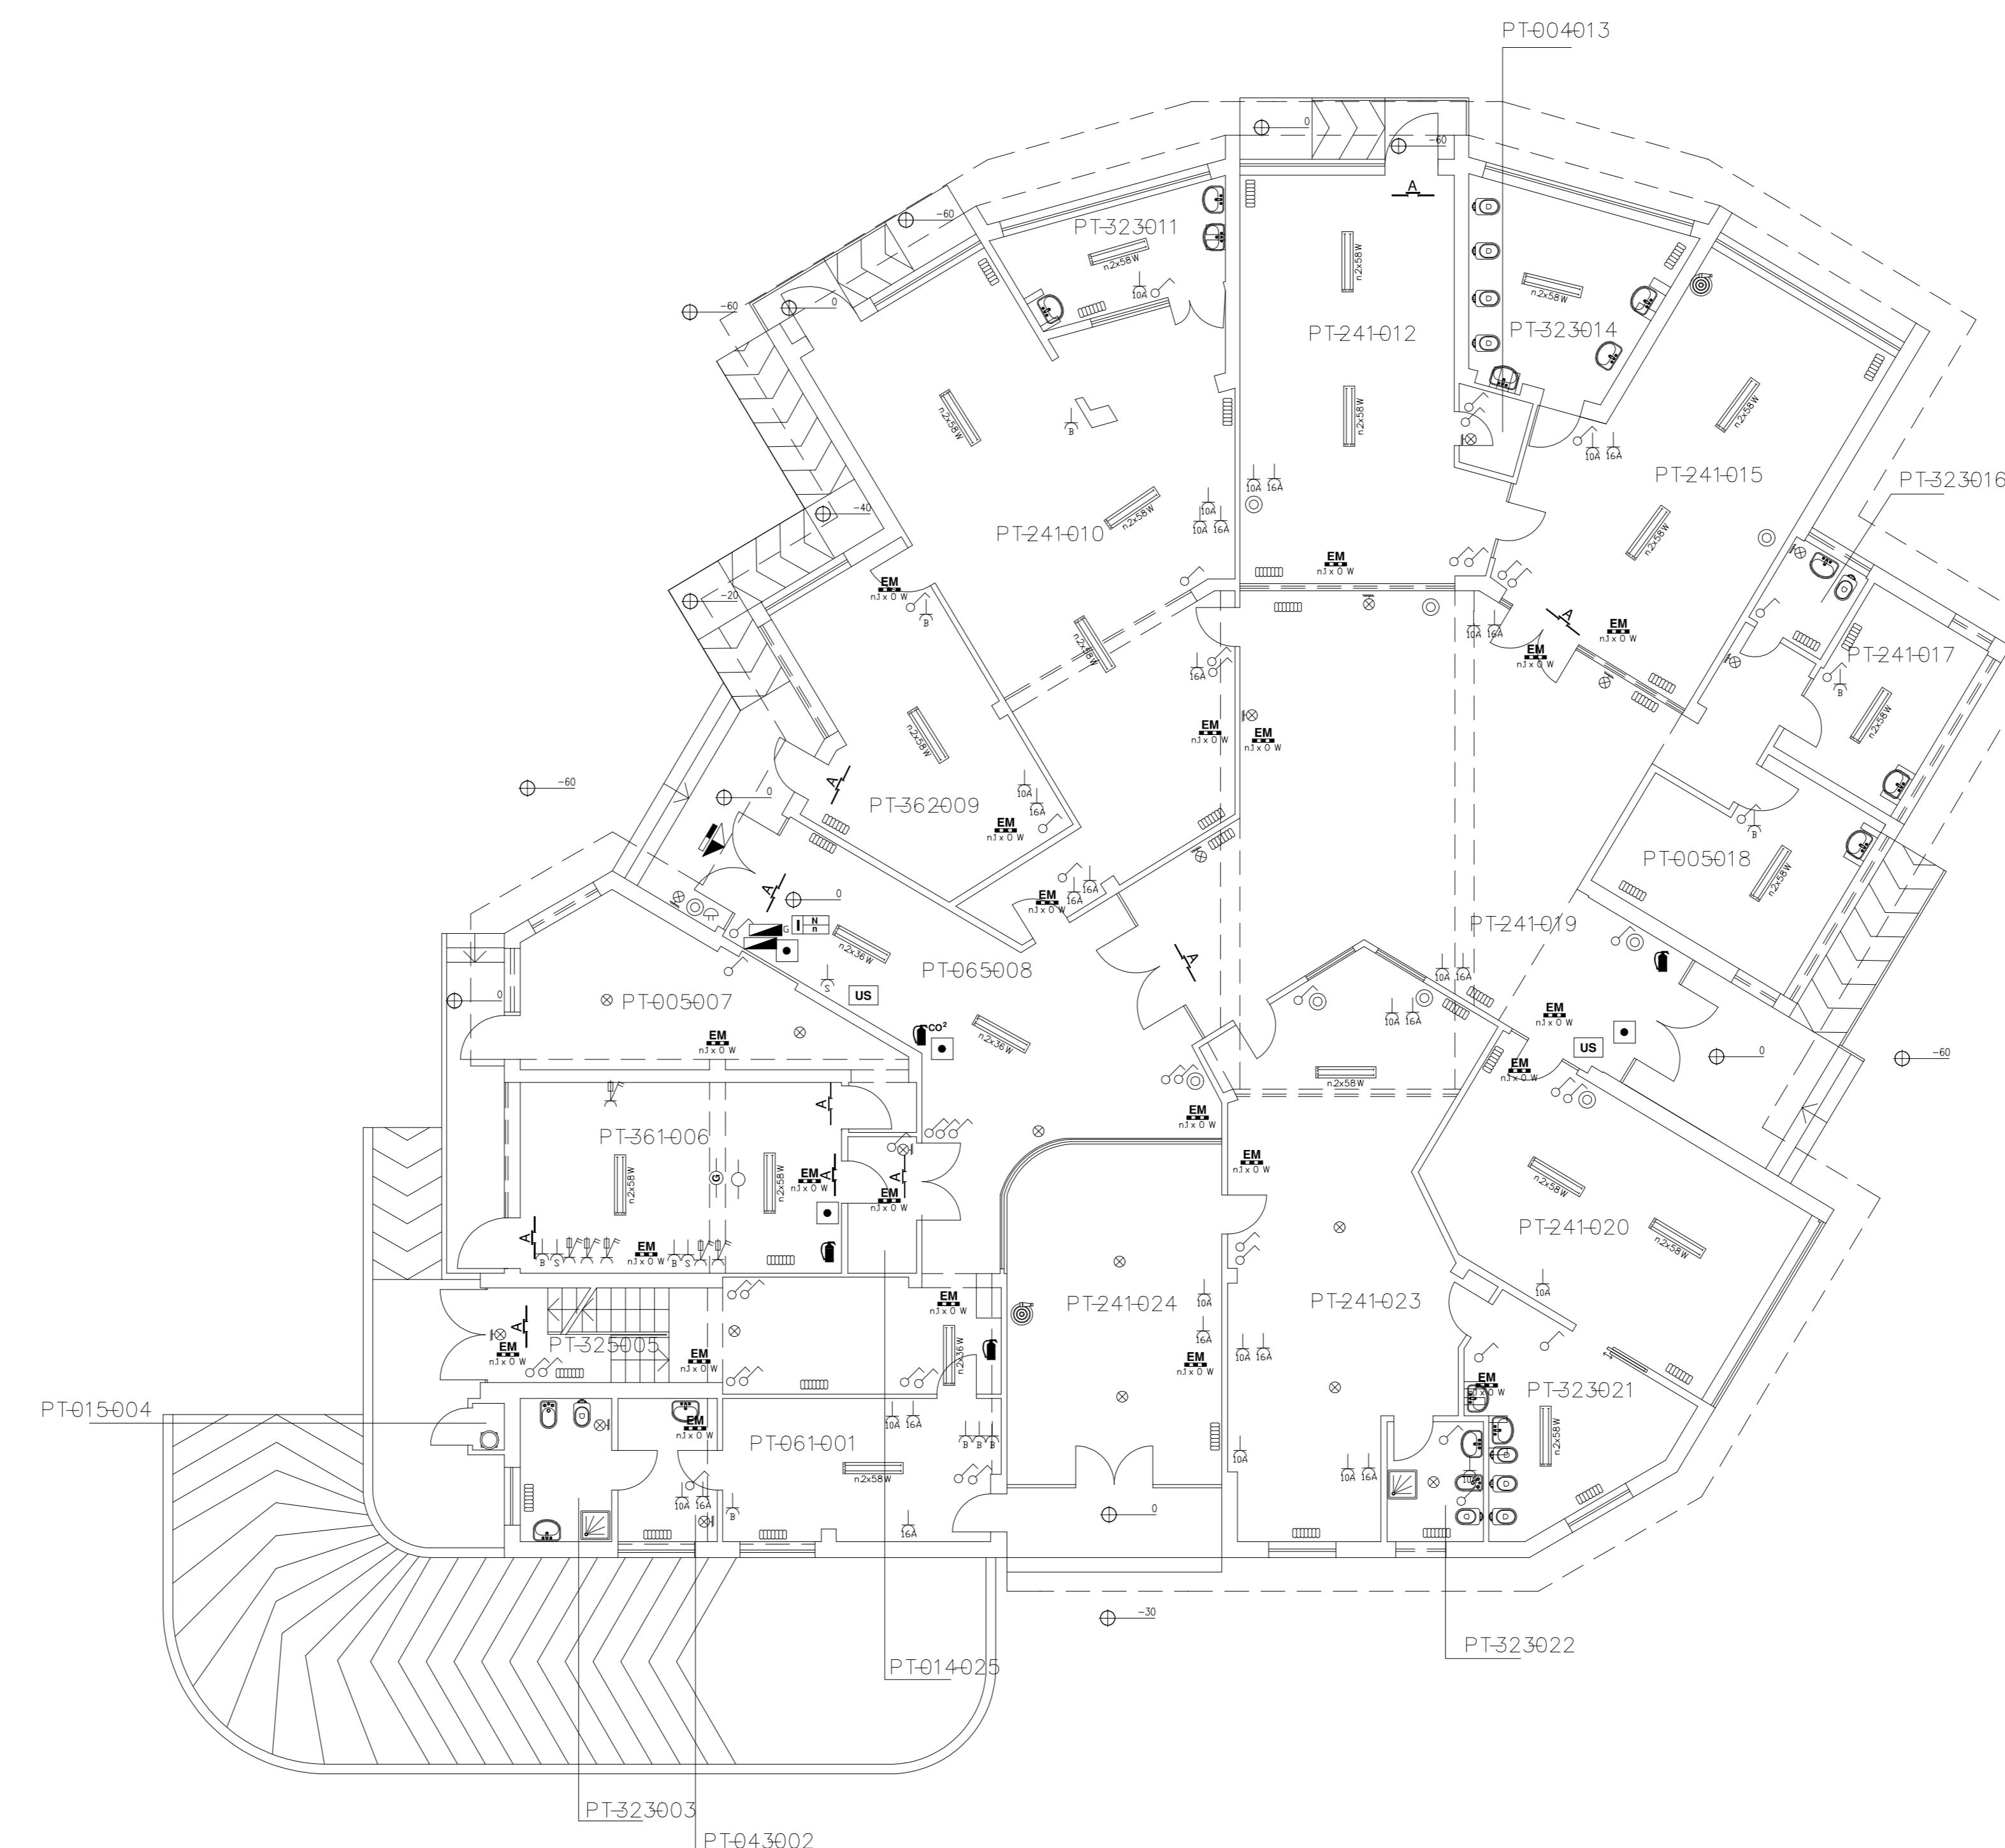

PIANTA PIANO TERRA

Codice Cliente: 5-179-01		Codice Edificio 08	Piano/level PT	Scala: 1:200	Numero Disegno: 2/5	Squadra Operativa: 03
Superficie linda piano: mq 667,3						
Superficie netta piano: mq 602,2						
Altezza piano: m 2.93						
Anagrafica attivata		Redatto da:				
1	Impianto elettrico	X	03			
2	Impianto idrico sanitario	X	Data 28.09.2009			
3	Impianto riscaldamento	X	Revisioni			
4	Impianto raffrescamento		3			
5	Impianto antincendio	X	2			
6	Impianto elevatori		1			
7	Impianto sicurezza e accessi		0	X		
8	Impianto reti					

COMUNE DI MASSA
Asilo Nido "La Giostra"

Via Ortola - Loc. Ortola e Frangola, 54100 Massa

REFERENTE: Sig. Tendola Leonardo

2007 - Convenzione CONSIP Facility Management Uffici
 in uso alla Pubblica Amministrazione - Anagrafica
 Tecnica